


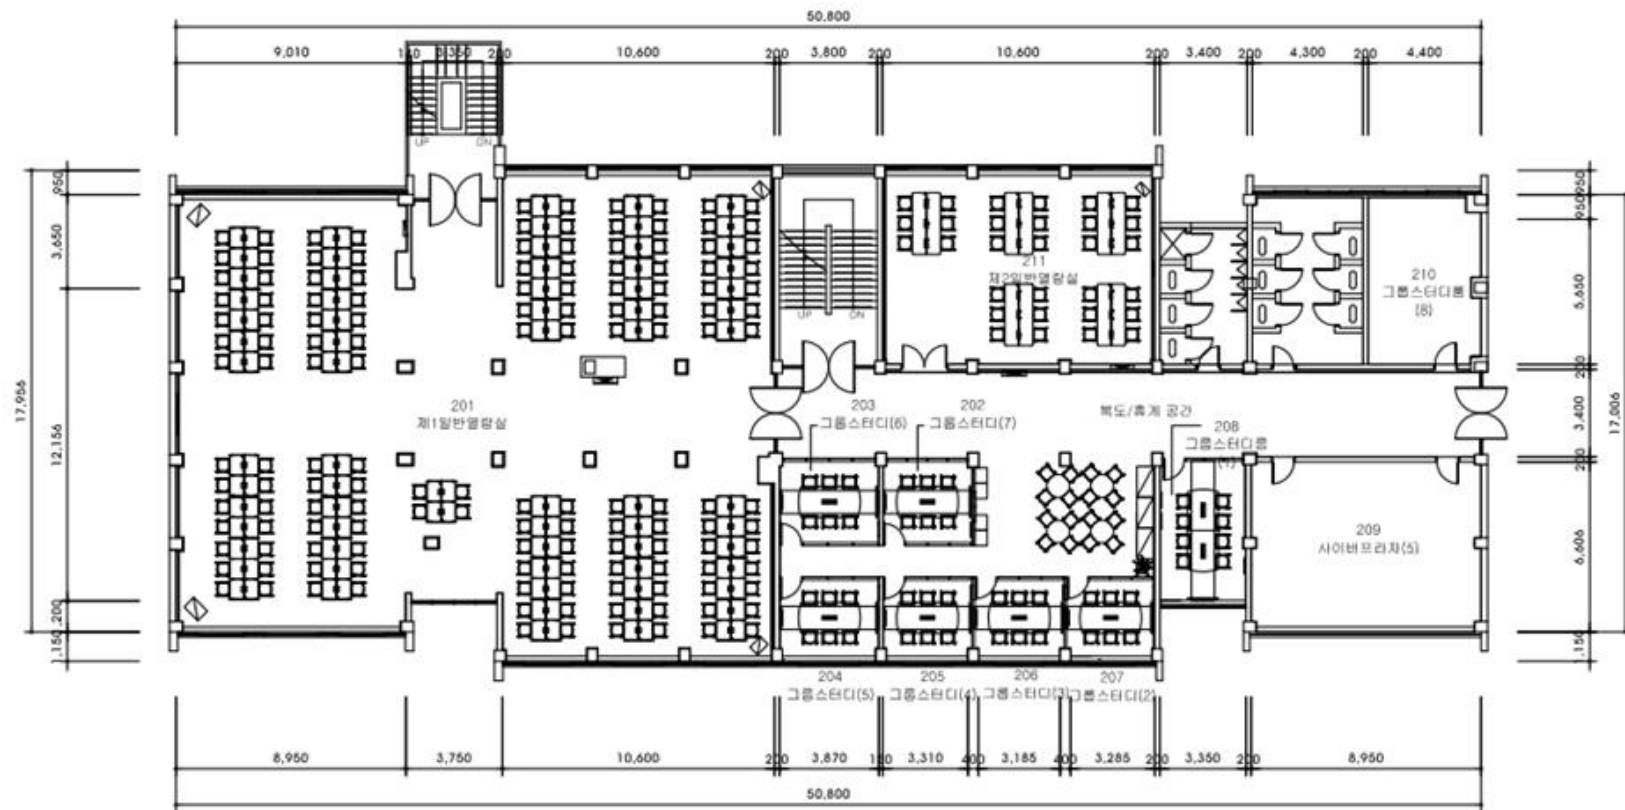

2층 평면도
SCALE : 1/100

인하공업전문대학			
건물명	7호관	SCALE	1/100
도면명	2층 평면도	도면번호	46